
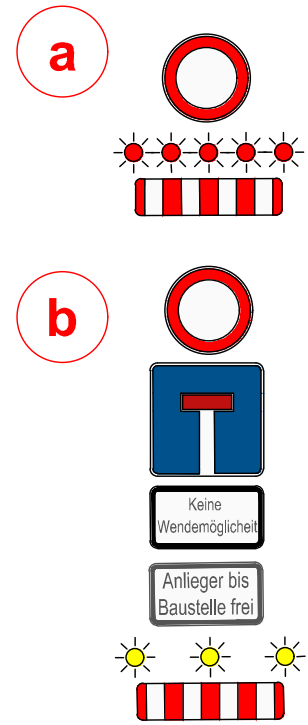
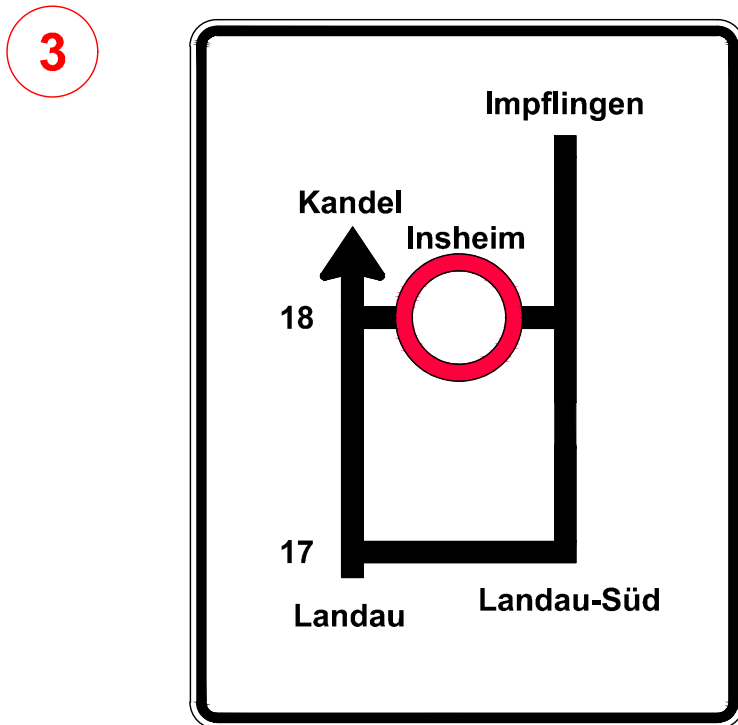
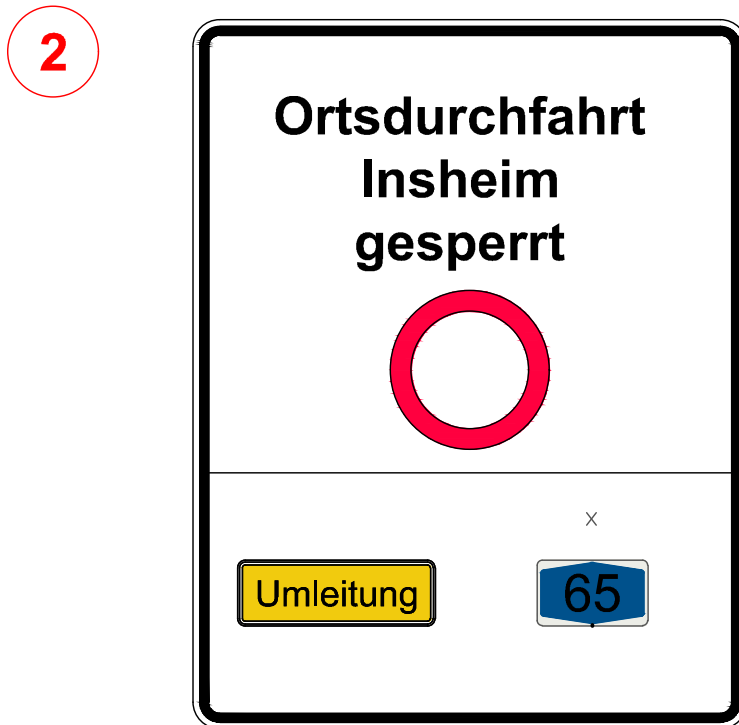
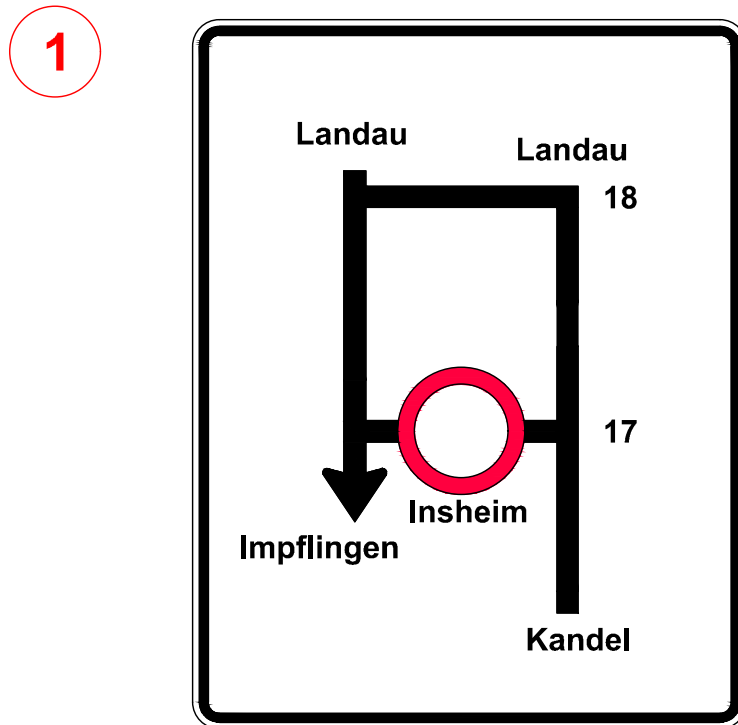


Großräumige Umleitung K1 und K21

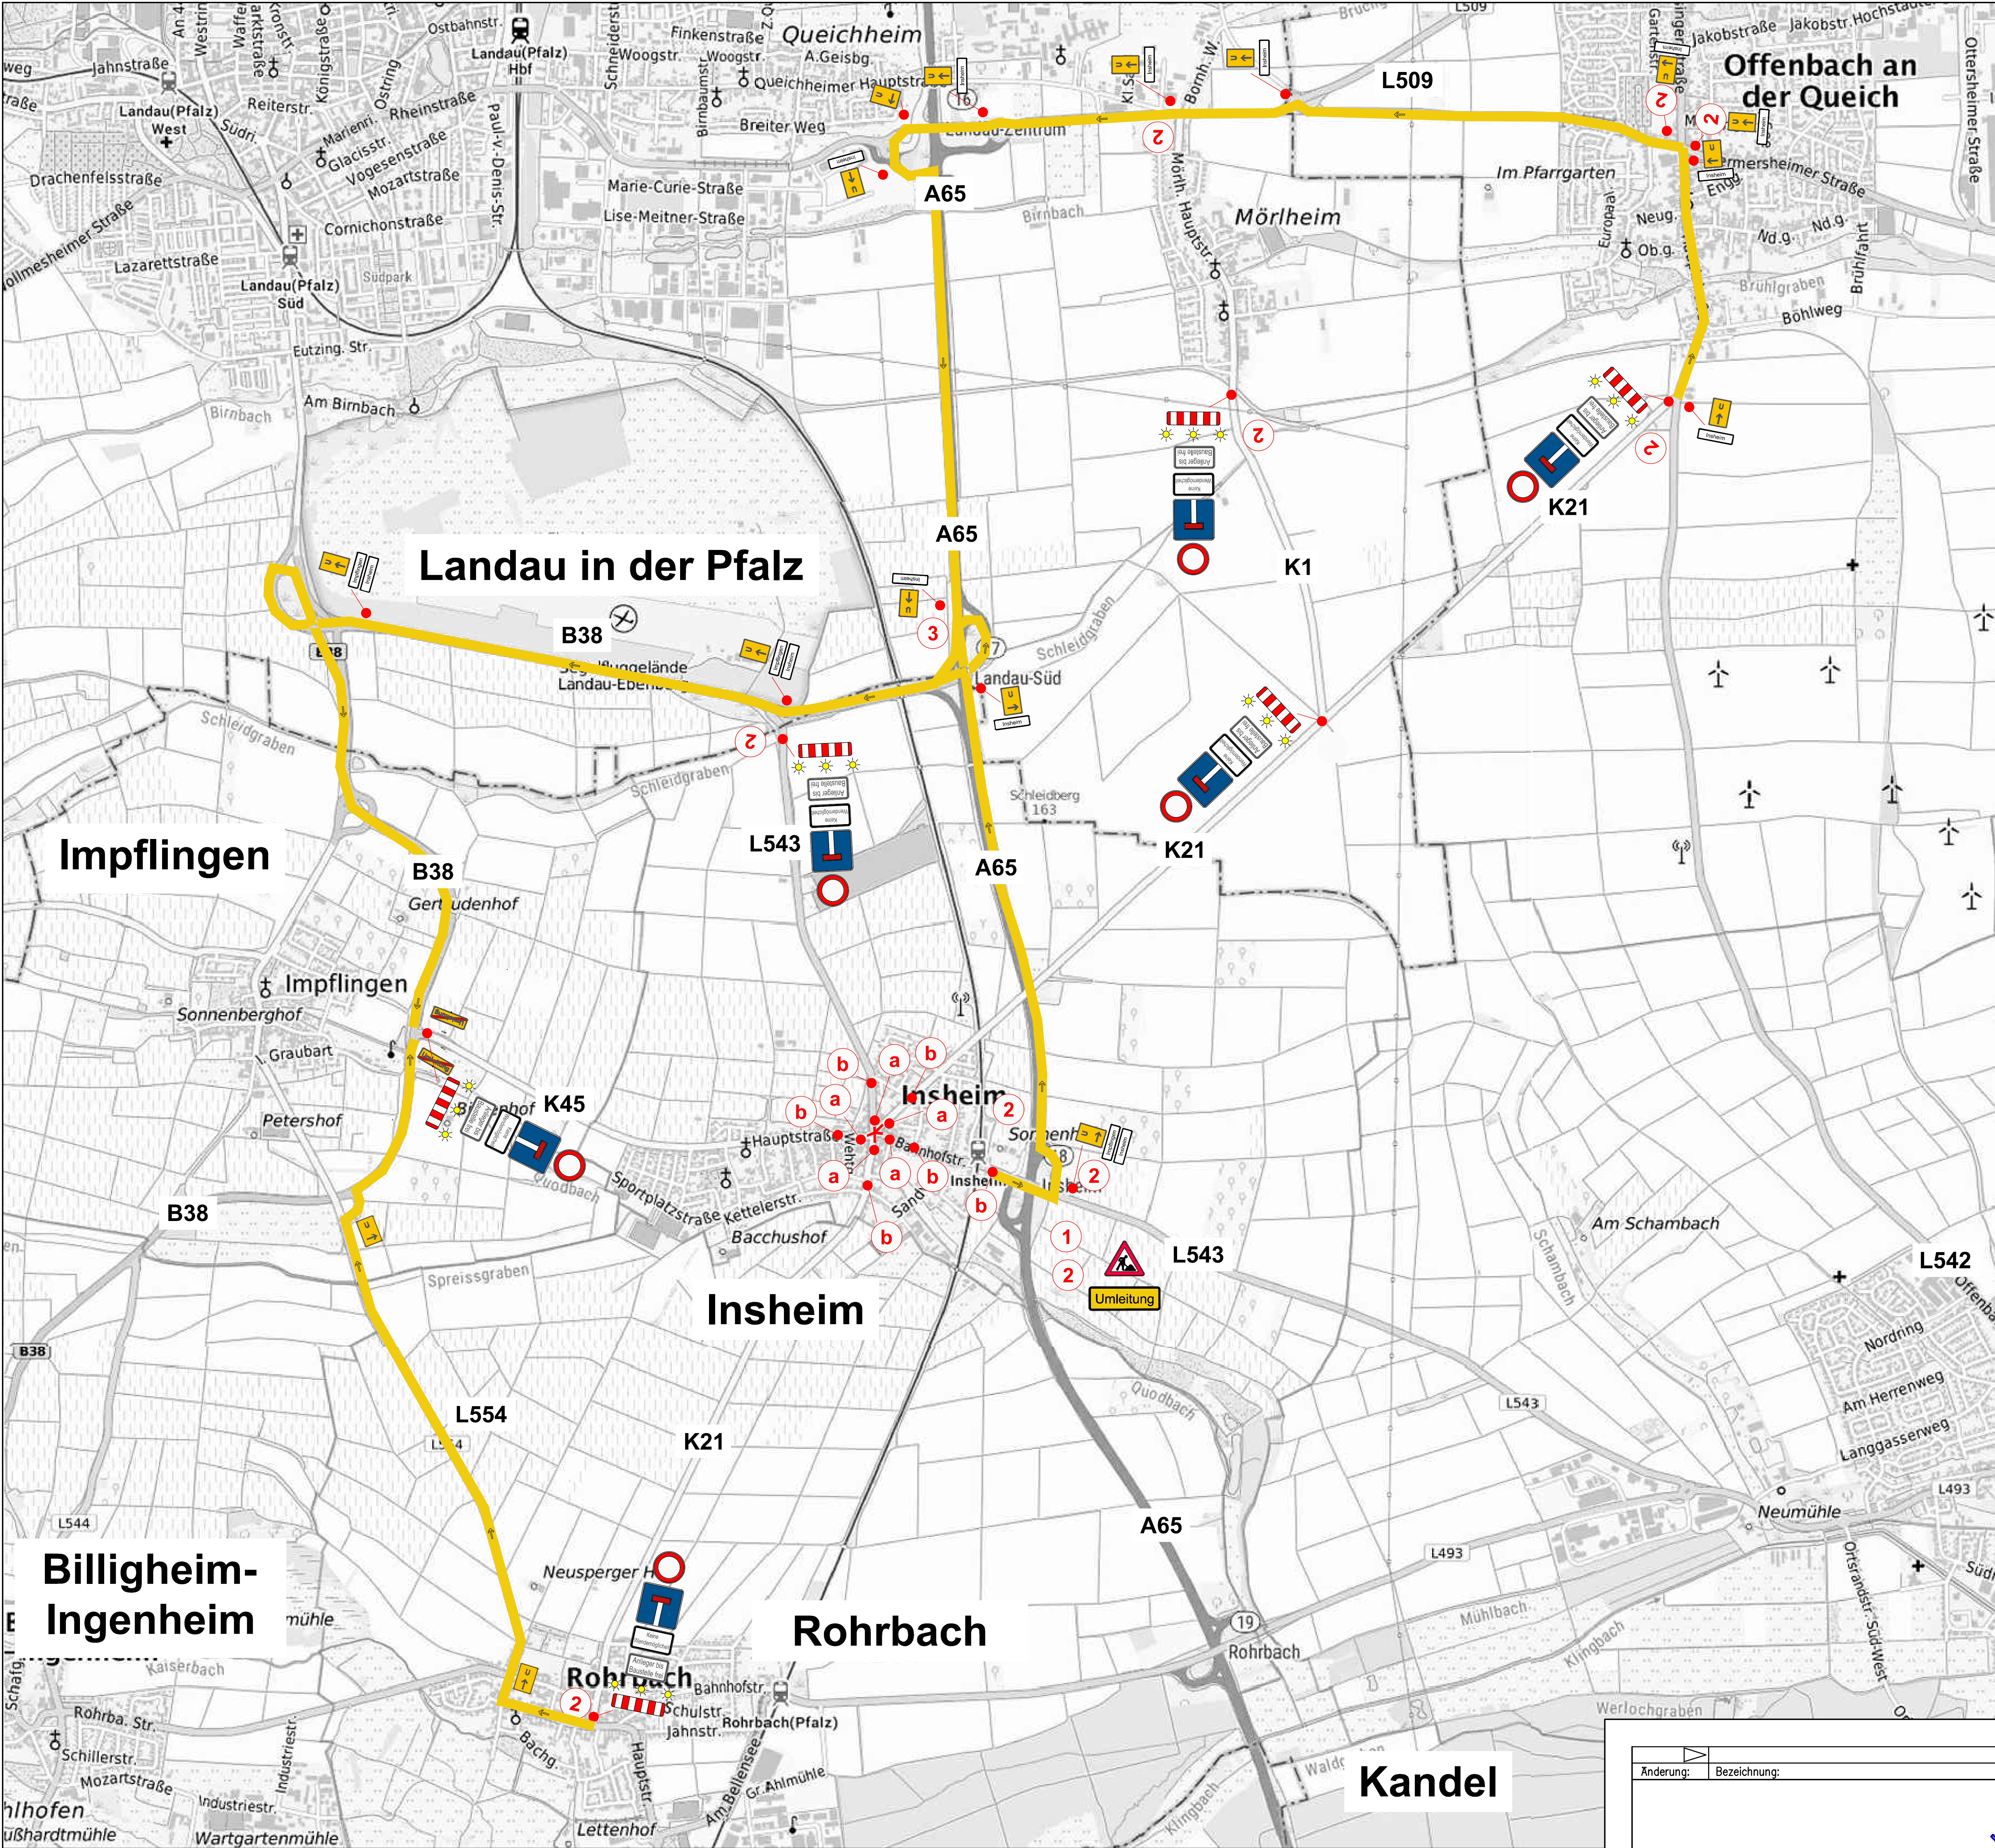

Änderung:	Bezeichnung:	erstellt:	Datum:
Bauvorhaben: Verbandsgemeindewerke Herxheim Gemeinde Insheim - Hauptstraße (K45) Erneuerung Wasserleitung - Ausführungsplanung			
Bauherr: Verbandsgemeindewerke Herxheim			
Zeichnungsinhalt: Lageplan - Umleitung Großräumige Umleitung K1, K21, K45, L543			
Für den Auftraggeber: Ort: Herxheim Datum:	VGW Herxheim Ort: Datum:	Für den Auftragnehmer: Ort: Datum:	
bearbeitet: März 2024	Name:	Blattgr.: 84x84m	Anlage:
gezeichnet: März 2024		Maßstab: 1:10000	Planart: Lageplan
geprüft: März 2024		Projekt: P2228	Plan-Nr.:
Diese Zeichnung ist urheberrechtlich geschützt. Der Empfänger darf die Zeichnung nur zu dem Zweck benutzen, zu dem sie ihm anvertraut wird.			
Dateiname: S:\Projek22\P2228\DWG\Lage_Umleitung_platt.dwg			